




PRÍZEMÍ 1.NP

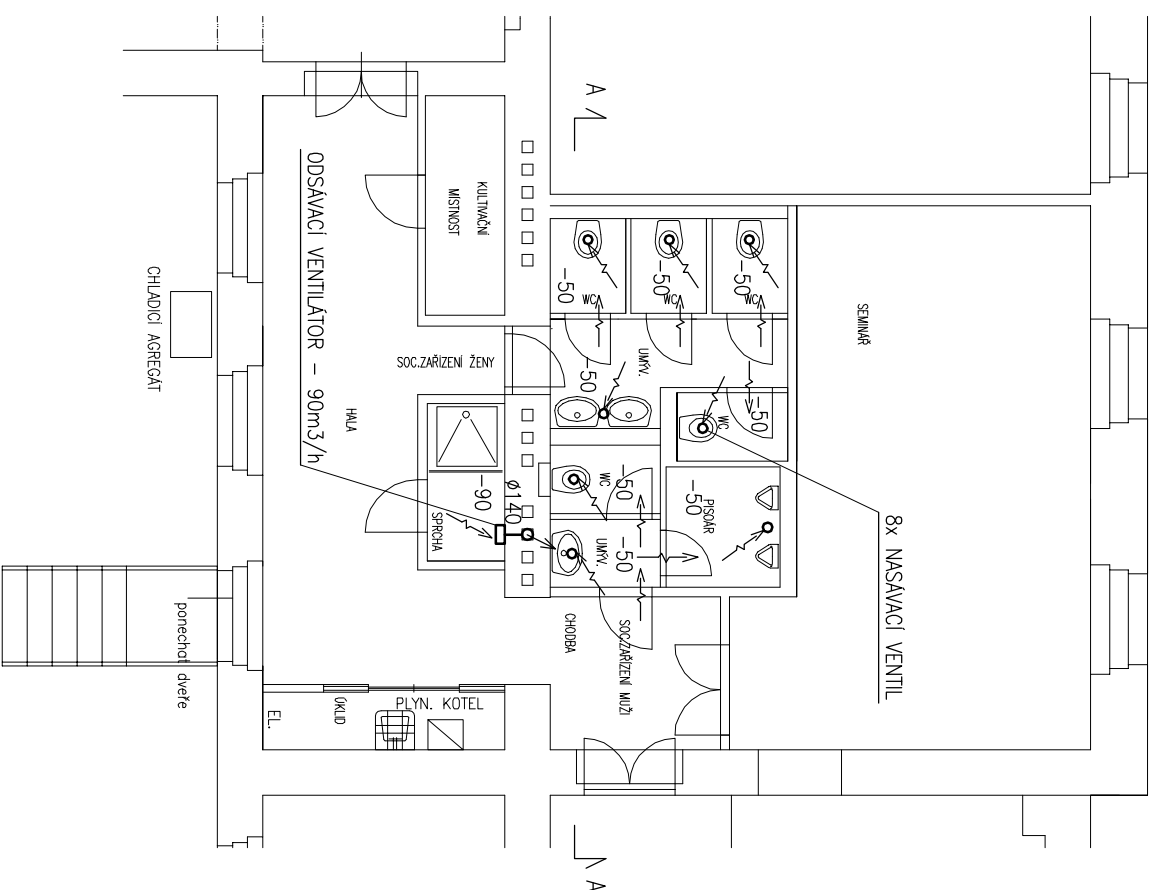


MEZIPROSTOR NAD SPODNÍM PODHLEDEM

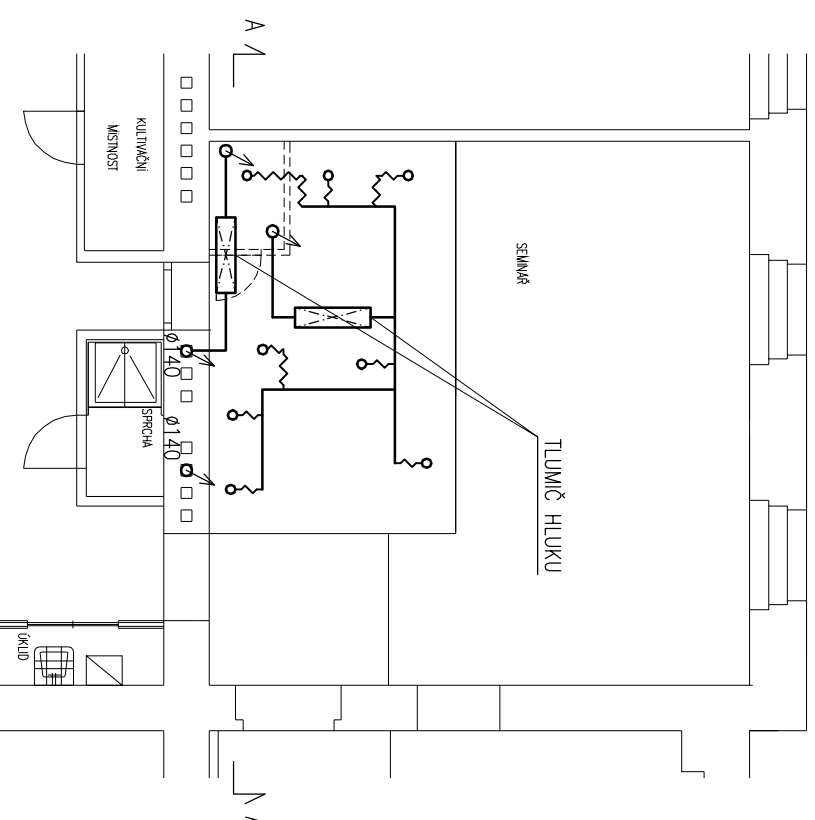

PODLAHA NAD PODHLEDEM

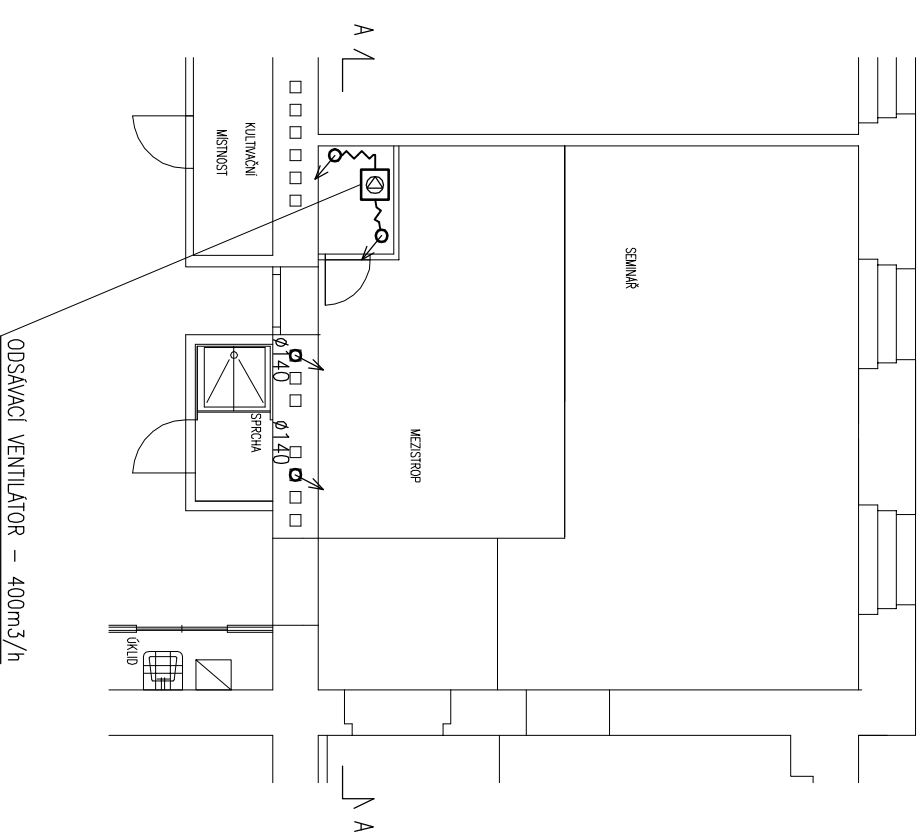

ŘEZ A-A

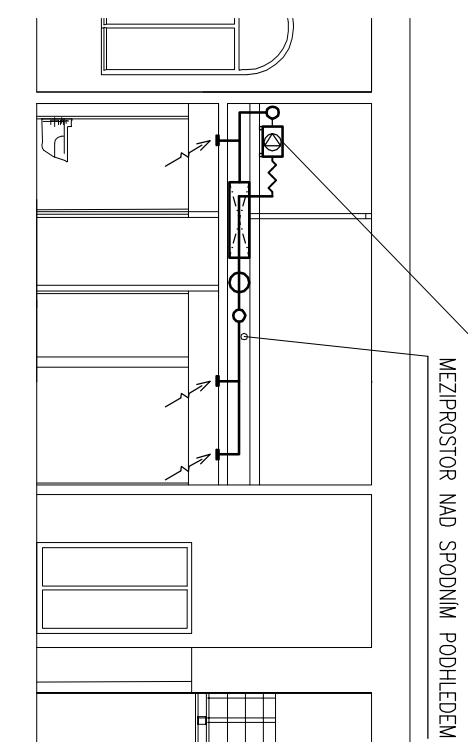

ANDRES VZDUCHOTECHNIKA Ing. Václav Andres, Chalupkova 8, Praha 4, andres.vzt@volny.cz 603 964 723

PROJEKTANT	ZODPOV. PROJEKTANT	AUTOR PROJEKTU			
ING. V. ANDRES	ING. V. ANDRES	ING.ARCH. V. VALTR			
OBJEDMATEL : PŘÍRODOVĚDECKÁ FAKULTA UNIVERZITY KARLOVY VINIČNÁ 5, čp. 1594, PRAHA 2			VEDOUcí ATELIERU ING. ARCH. V. VALTR		
STAVBA : REKONSTRUKCE BÝVALÉ BOTANICKÉ KNIHOVNY NA SEMINÁŘE VE VINIČNÉ 5, Č. P. 1965 K. Ú. NOVÉ MĚSTO			ZAKÁZKOVÉ ČÍSLO 040/11		
VÝKRES : PŮDORYS, ŘEZ		MĚŘÍTKO 1 : 100	POČET FORMÁTŮ 2 A4	DATUM 05/2011	STUPEŇ DSP
			ČÁST DOKUMENTACE	ČÍS.VÝKRESU	1
VZDUCHOTECHNIKA					